


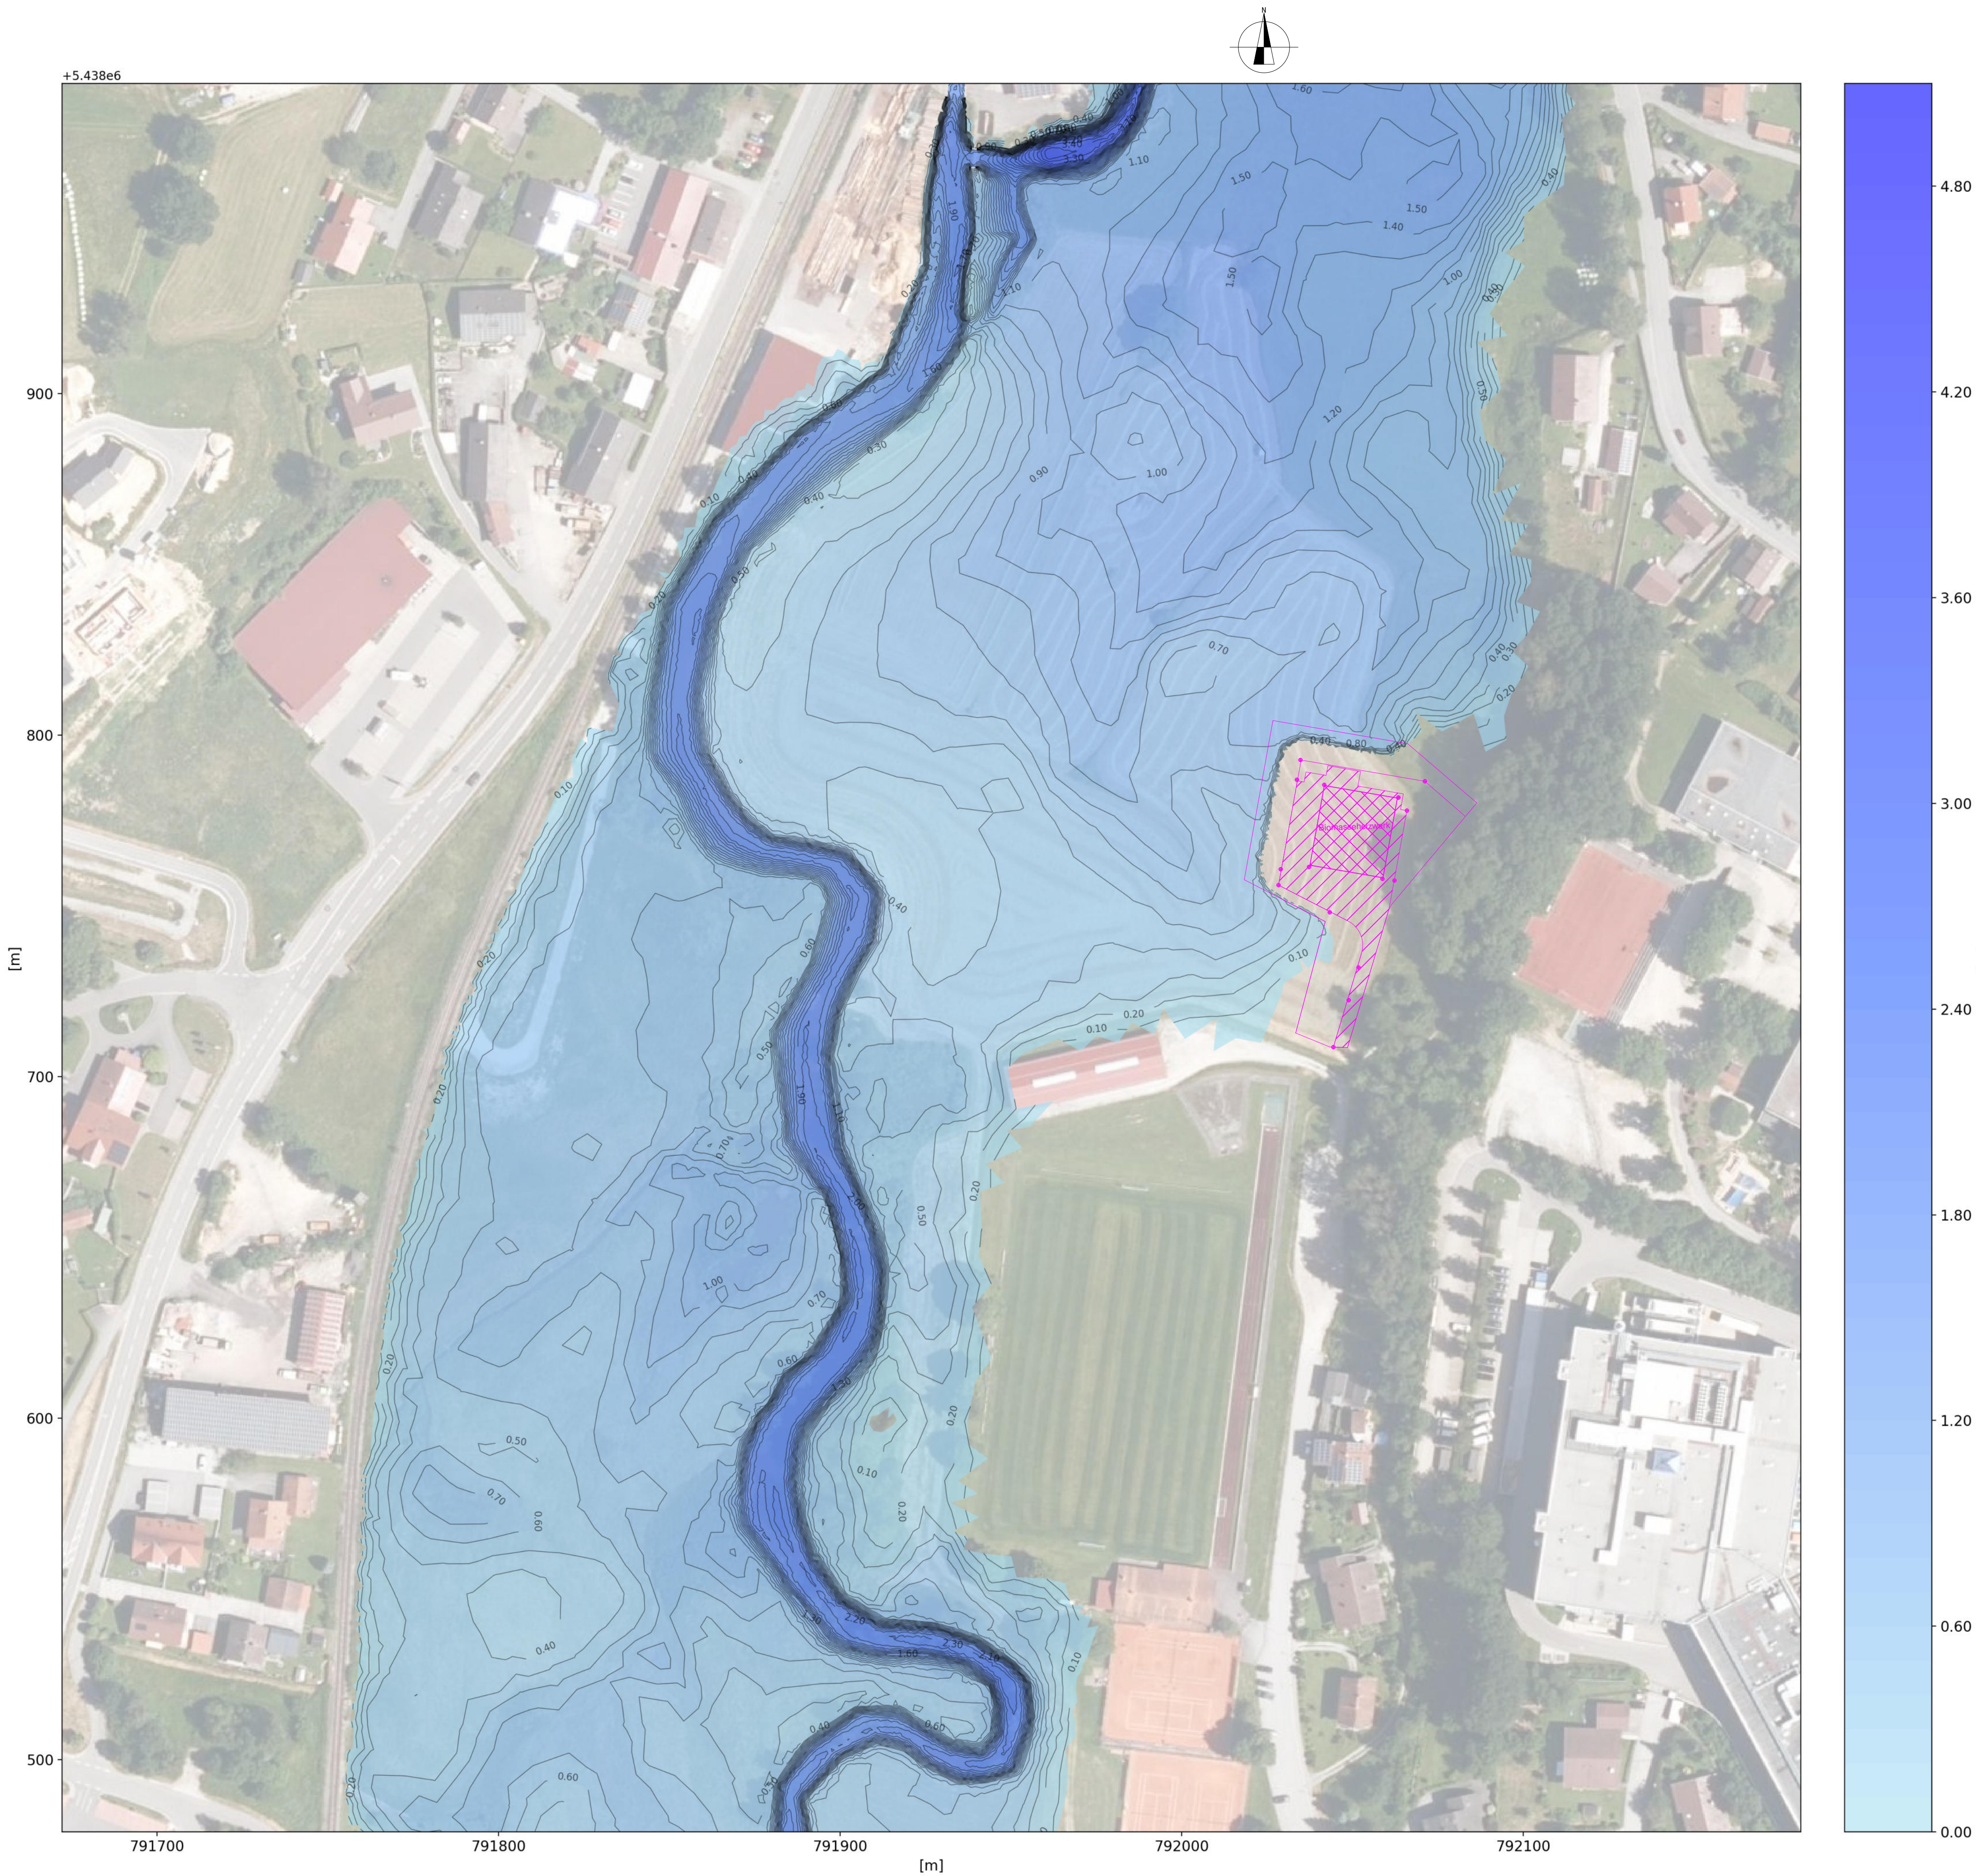

**INGENIEURBÜRO Geiger**

Ingenieurbüro für Bauwesen  
Dipl.-Ing. (FH) Markus Geiger  
Stadtplatz 9, 94209 Regen  
Tel.: 09921/97171011  
E-Mail: info@ib-geiger.com

in Zusammenarbeit mit:

Ingenieurbüro Kummer  
Rathausstrasse 11  
93474 Arrach  
Tel.: 09943/902724  
E-Mail: info@hydro-ing.de

**Hydrodynamische Abflussanalyse**  
Neubau Biomasseheizkraftwerk

**Lageplan Wassertiefen**  
**- Planungszustand -**

- Ereignis:  
T=100 Jahre | Q=100 m³/s

- Gewässer:  
Teisnach

|             |             |           |
|-------------|-------------|-----------|
| Anlage      | A.2.1       |           |
| Plan-Nr.    | -           |           |
| Blatt       | 1/1         |           |
| Maßstab     | 1:1000      |           |
| Bearbeitet  | Datum       | Name      |
| Gezeichnet  | 10.06.2024  | PY_ISYBAU |
| Geprüft     |             |           |
| Projekt-Nr. | HY-01-VI-24 |           |

Auftraggeber:

Probst Energy GmbH  
Pifflitz 4  
94244 Teisnach

DIN A1